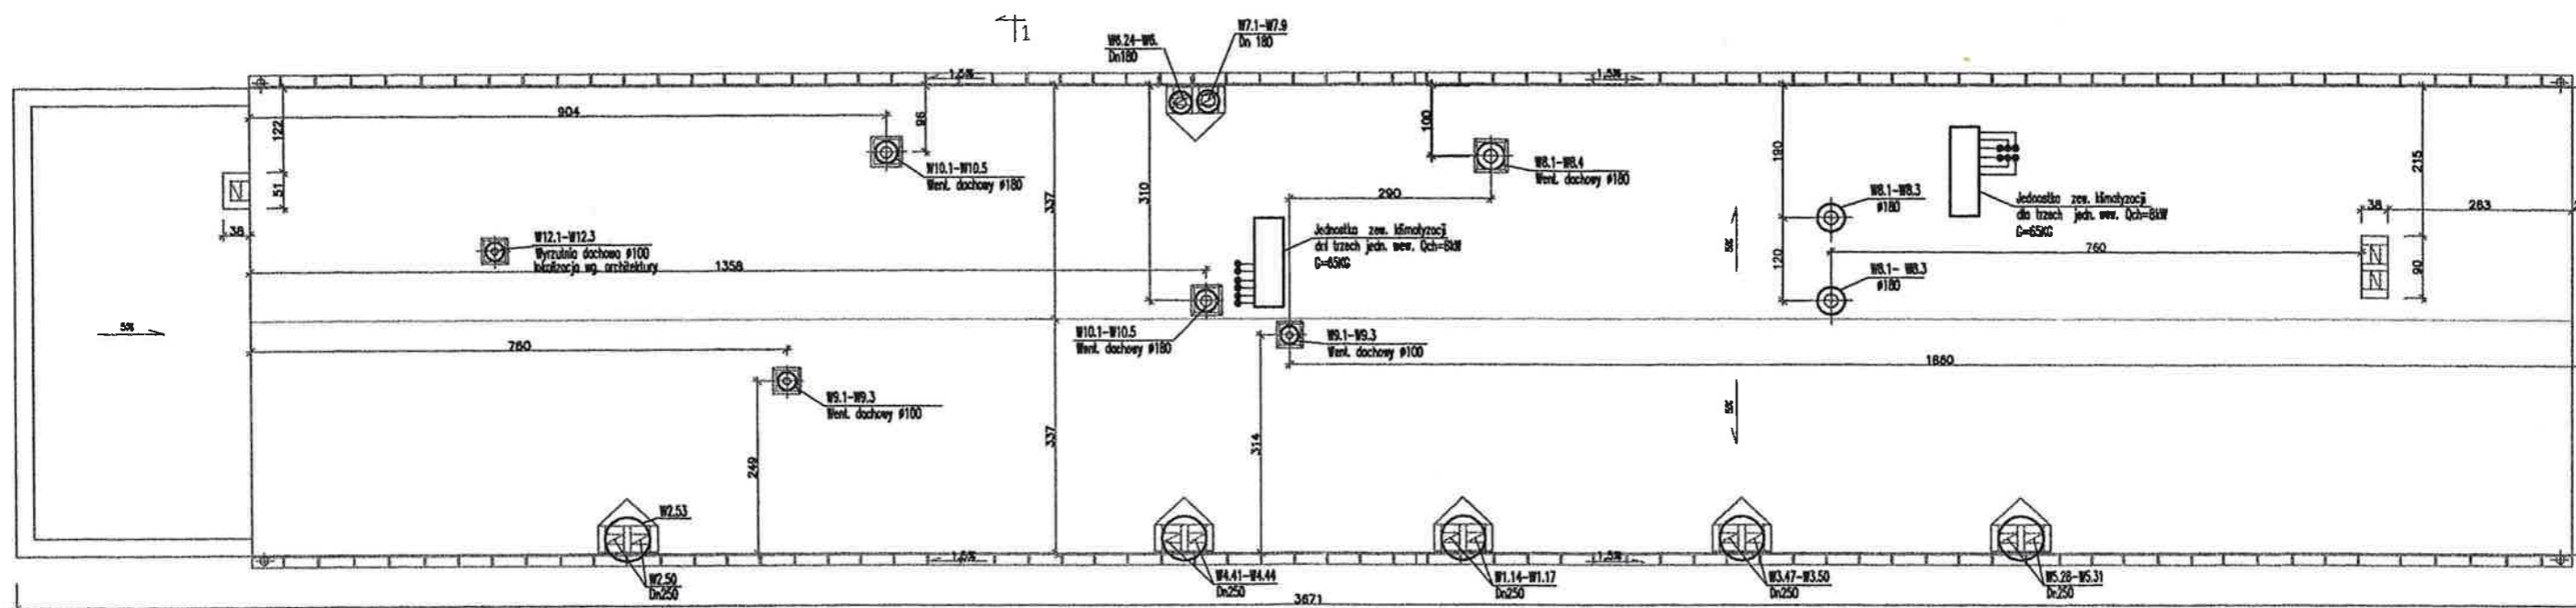




 
 
OZNACZENIA

- PRZEWODY Z POLIPROPYLENU-3 STABI
- - - - CZYNNIK GRZEWCZY WODA $dT=80/60$ stC
- C22-60
1,0 m GRZEJNIKI STALOWE
TYP/WYSOKOŚĆ/DŁUGOŚĆ
- ZAWÓR TERMOSTATYCZNY
- N NASTAWA ZAWORU
- ⊕ AUTOMATYCZNY ODPOWIETRNIK Z ZAWOREM
STOPOWYM

Zamawiający: Przedsiębiorstwo Gospodarki Komunalnej Sp. z o.o. Żyrardów		Przedsięwzięcie: Modernizacja Oczyszczalni Ścieków w Żyrardowie		
Wykonawca:  Biuro Projektów Gospodarki Wodnej i Ściekowej "BIPROWOD - WARSZAWA" Sp. z o.o.		ETAP II /5		
Projektant: mgr inż. Bibiana Kościuk upr. proj. 380/70	Podpis: 	Obiekt: Ob. 35 Budynek warsztatu elektrycznego		
Sprawdził: inż. Alicja Osińska upr. proj. St-158/83	Podpis: 	Nazwa rysunku: Rozwinięcie instalacji c.o.		
Kier. Pracowni: mgr inż. Krystyna Szarlić	Podpis: 	Data: wrzesień 2007 r.	Stadium: Projekt wykonawczy	Branża: Instalacje c.o. i wentylacja
Nr archiwalny: 7065	Skala: 1:50	Nr rysunku: W -19		



RZUT DACHU 1:50

Zamawiający: Przedsiębiorstwo Gospodarki Komunalnej Sp. z o.o. Żyrardów		Przedsięwzięcie: Modernizacja Oczyszczalni Ścieków w Żyrardowie ETAP II /5			
Wykonawca:  Biuro Projektów Gospodarki Wodnej i Ściekowej "BIPROWOD - WARSZAWA" Sp. z o.o.		Obiekt: Ob. 33 Budynek socjalno - laboratoryjny		Nazwa rysunku: Rzut dachu Wentylacja mechaniczna i klimatyzacja	
Projektant: mgr inż. Bibiana Kościuk upr. proj. 380/70	Podpis: 	Sprawdził: inż. Alicja Osińska upr. proj. St-158/83		Podpis: 	
Kier. Pracowni: mgr inż. Krystyna Szarlik		Podpis: 		Nr archiwalny: 7065	
Data: wrzesień 2007 r.	Stadium: Projekt wykonawczy	Branża: Instalacje c.o. i wentylacja	Skala: 1:100	Nr rysunku: W -20	